



KOMORA WODOCIĄGOWA POMIAROWA
Dw 2300x1200 mm
SKALA 1:20

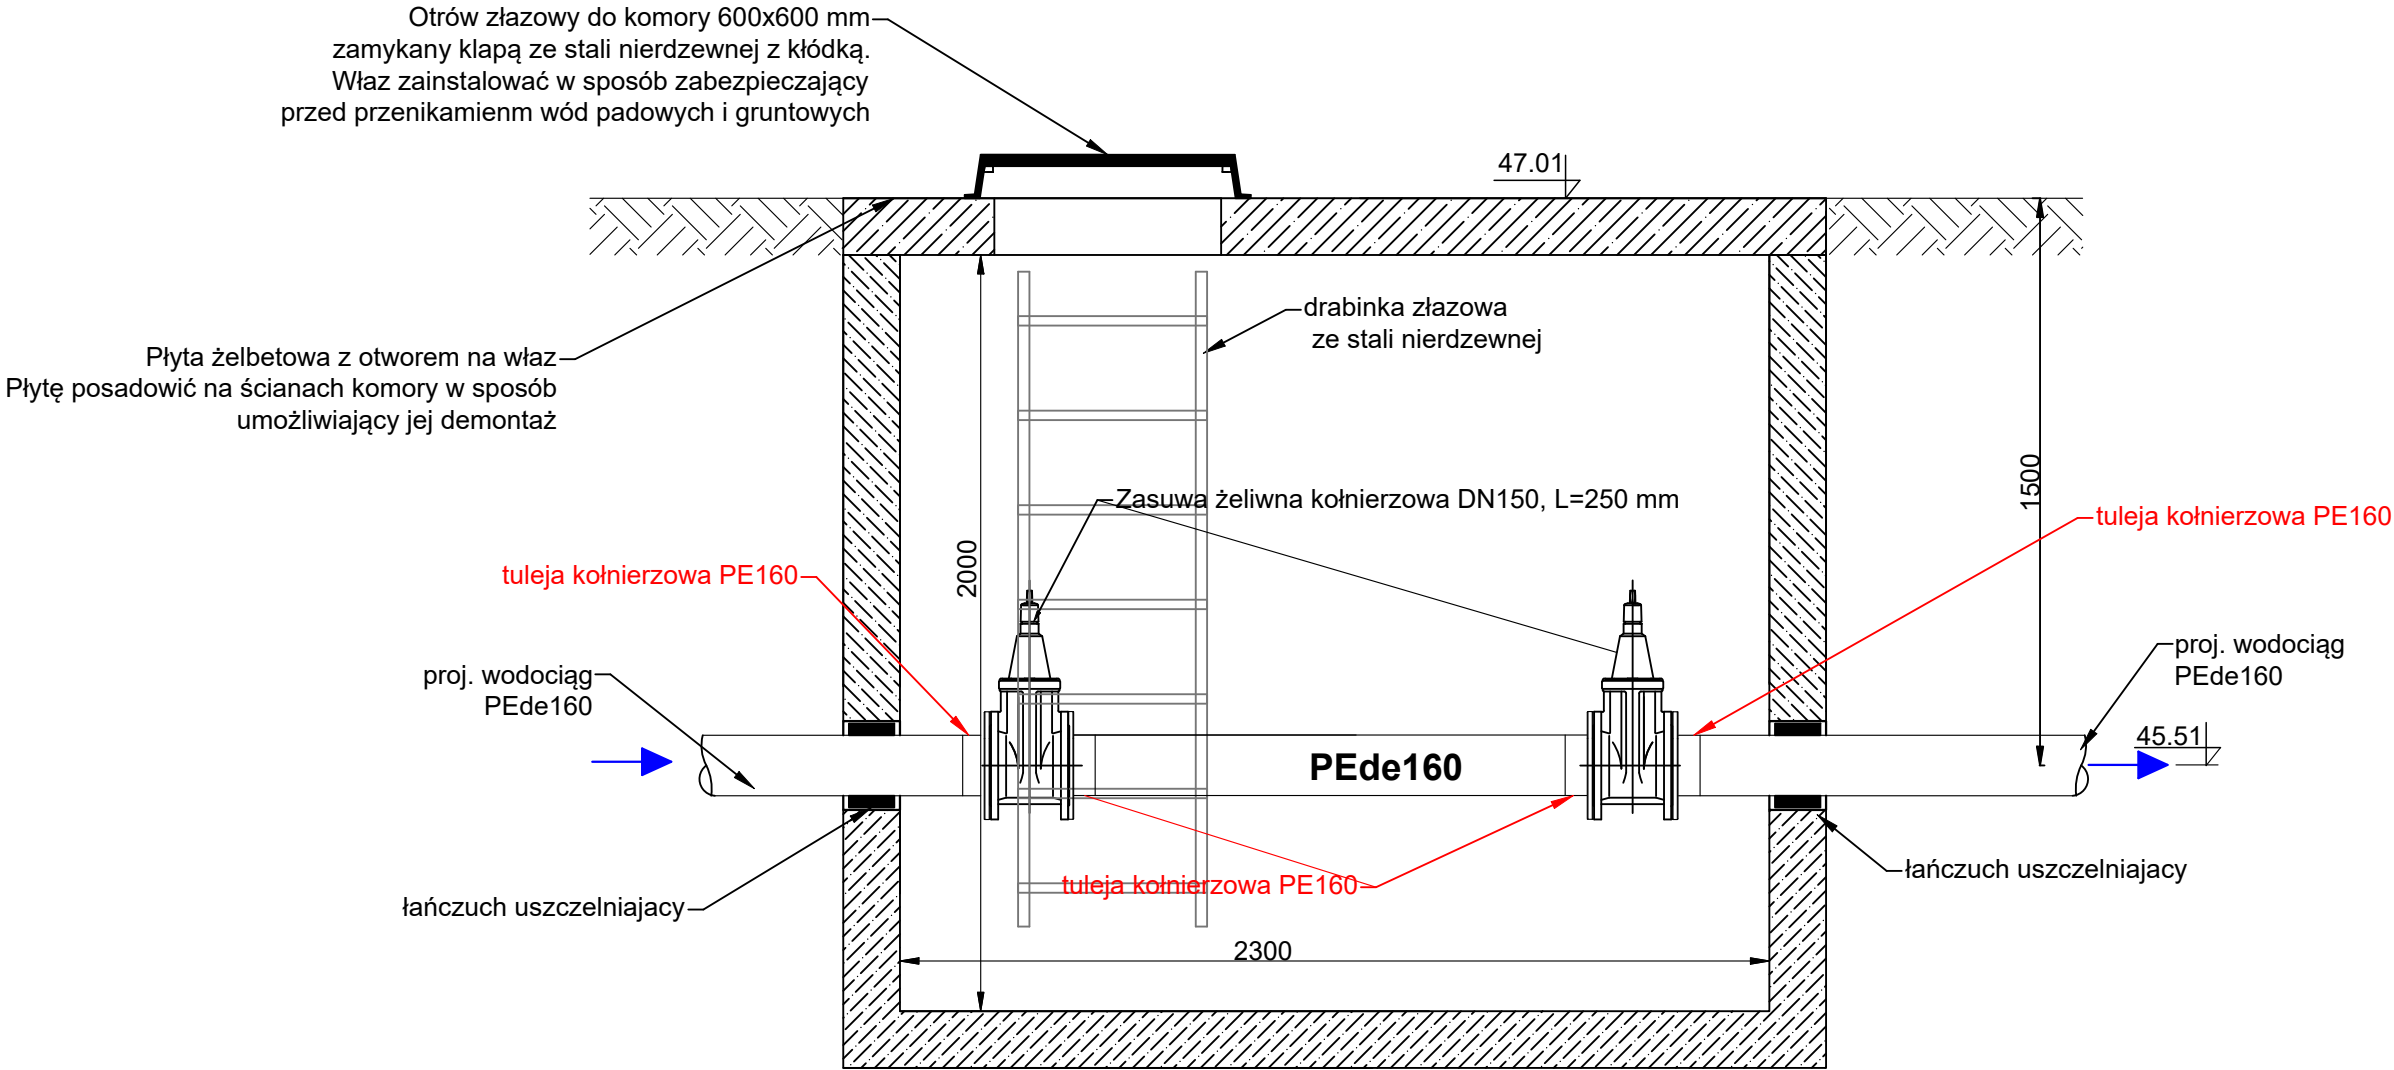

UWAGA:
Wyposażenie komory pomiarowej w armaturę oraz urządzenia telemetryczne do realizacji przez MWiK Koszalin

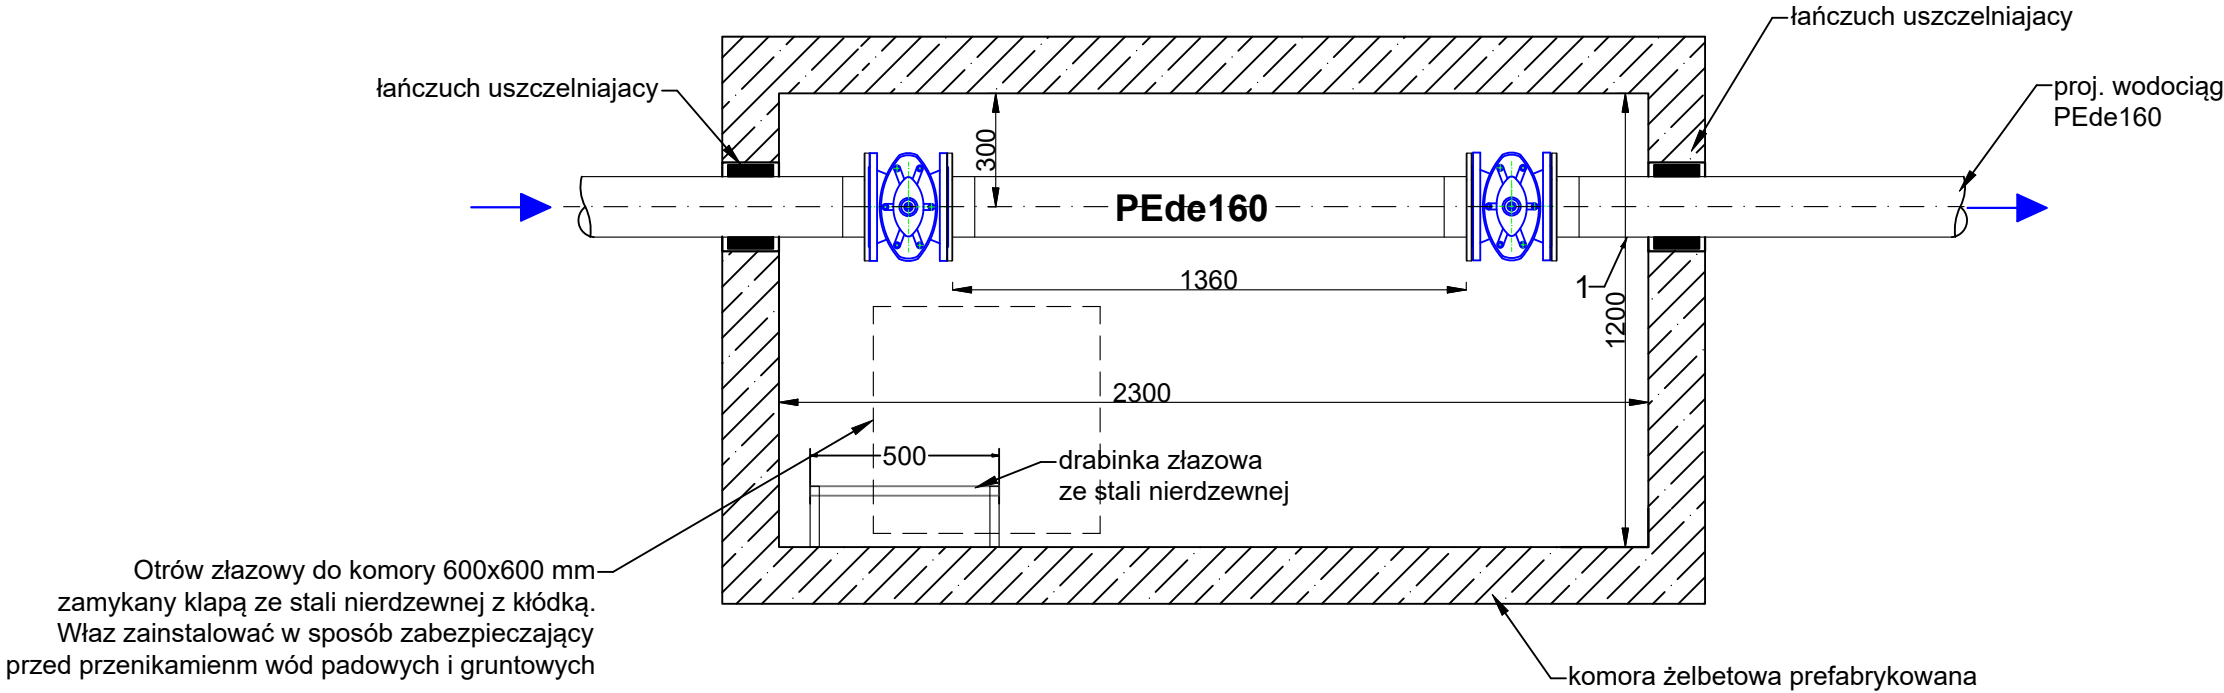

IST PROJEKT		
BIURO PROJEKTOWO-KOSZTORYSOWE MONIKA MACHNIEWSKA		
Bieszczadzka 7 75-016 Skwierzynka t 663 647 636 e ist.projekt@wp.pl		
NIP: 7642434643 REGON: 364205496		
NAZWA OBIEKTU BUDOWLANEGO:	SIEĆ WODOCIĄGOWA, SIEĆ KANALIZACJI SANITARNEJ GRAWITACYJNEJ I TŁOCZNEJ Z BUDOWĄ PRZEPOMPOWNI ŚCIEKÓW	
ADRES OBIEKTU BUDOWLANEGO:	dz. nr 225/8, 225/9, 85/3 obr. 0045 Stare Bielice, gm. Biesiekierz dz. nr 85/5, 227/54, 97obr. 0055 Koszalin; dz. nr 25/48, 25/12 obr. 0007 Koszalin	
TEMAT OPRACOWANIA:	Budowa układu pierścieniowego nowo przejmowanych sieci wodociągowych z nowo powstałego osiedla z terenu Stare Bielice oraz budowy kanalizacji sanitarnej tłocznej i grawitacyjnej prowadzonej od istniejącej przepompowni ścieków zlokalizowanej przy ul. Strefowej w m. Stare Bielice w dz. nr 225/8 do rurociągu grawitacyjnego w ul. Łukasiewicza w Koszalinie na dz. nr 25/12 z budową przepompowni ścieków w dz. nr 225/8 wraz z infrastrukturą towarzyszącą i usunięciem kolizji z istniejącymi sieciami uzbrojenia podziemnego.	
TYTUŁ RYSUNKU:	KOMORA WODOCIĄGOWA o wym. 2300x1200mm - rev.1	
PROJEKTOWAŁA:	SPRAWDZIŁ:	Branża: SANITARNA
mgr inż. Monika Machniewska upr. nr ZAP/0103/PWOS/12 w specjalności sanitarnej	mgr inż. Grzegorz Daraszkiewicz upr. nr ZAP/0186/PWOS/08 w specjalności sanitarnej	Data: 03.2025
		Skala: 1:20
		Nr rysunku: 4.1